



CAIXA DE LIGAÇÃO
PLANTA BAIXA
ESCALA: 1/30

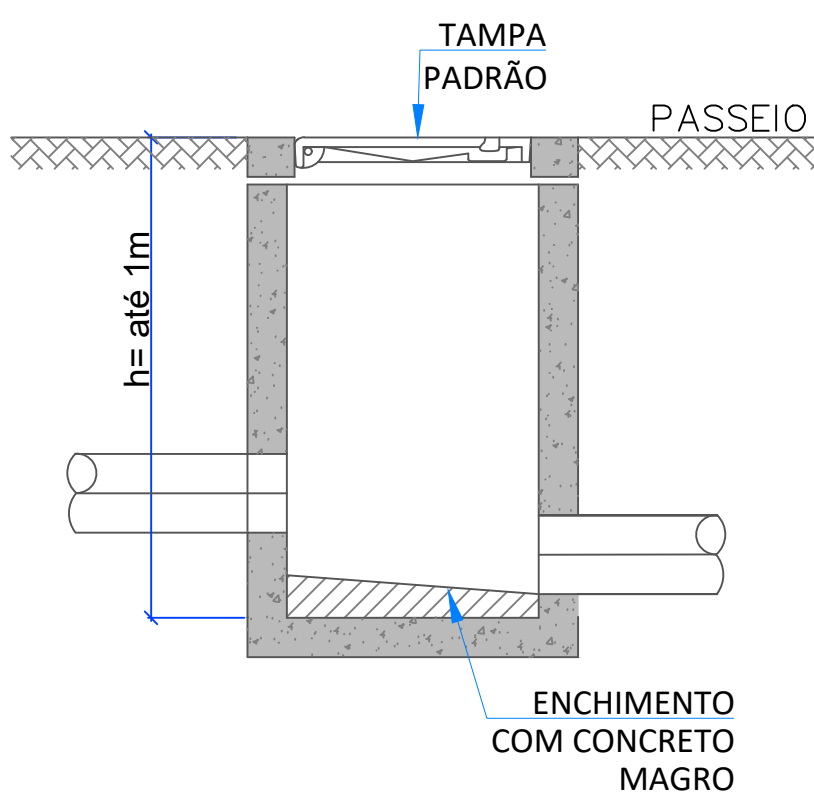


CAIXA DE LIGAÇÃO
CORTE BB
ESCALA: 1/30

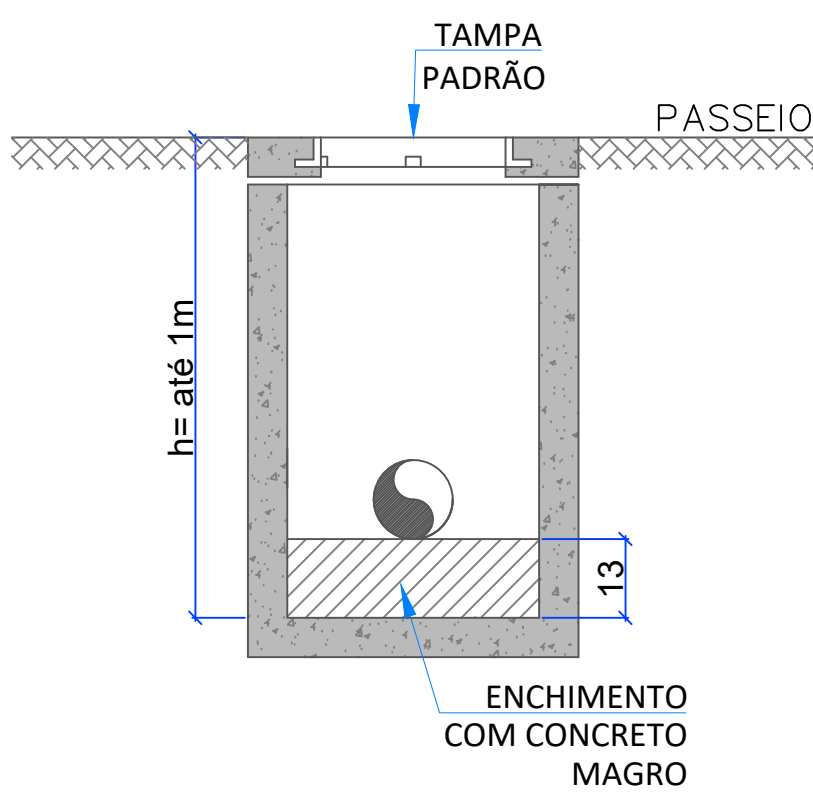


CAIXA DE LIGAÇÃO
CORTE CC
ESCALA: 1/30

NOTAS:


- 1 – DIMENSÕES E COTAS EM METROS, DIÂMETROS EM MILÍMETROS.
- 2 – DIVERGÊNCIAS ENTRE AS COTAS ASSINALADAS E AS SUAS DIMENSÕES MEDIDAS PREVALECERÃO AS PRIMEIRAS.
- 3 – TODO DIÂMETRO NÃO ESPECIFICADO SERÁ DE 150MM.
- 4 – TODO MATERIAL NÃO ESPECIFICADO SERÁ PVC.

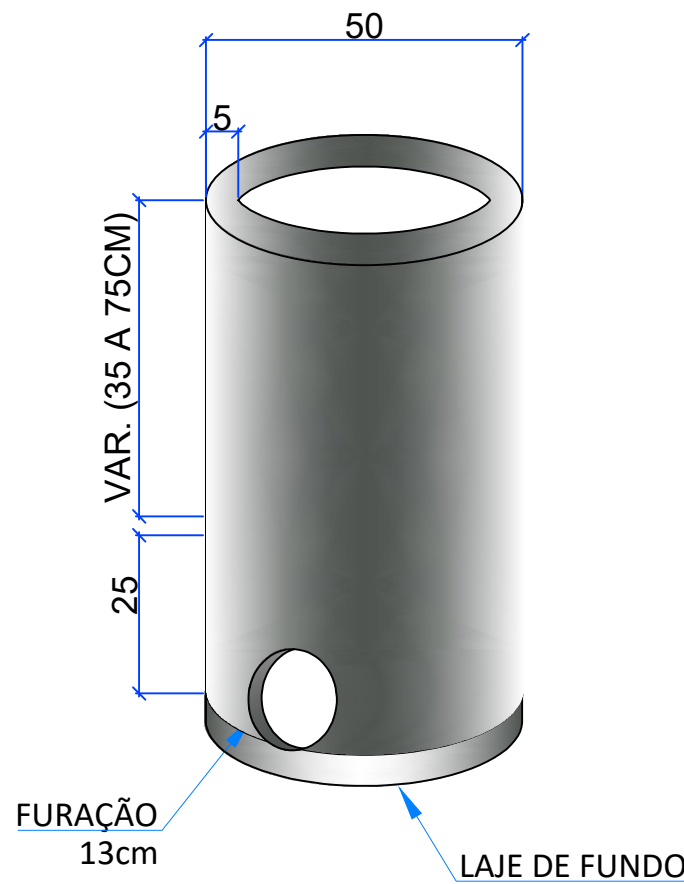


CAIXA DE LIGAÇÃO
ANEL DE CONCRETO DN40CM
ESCALA: 1/30

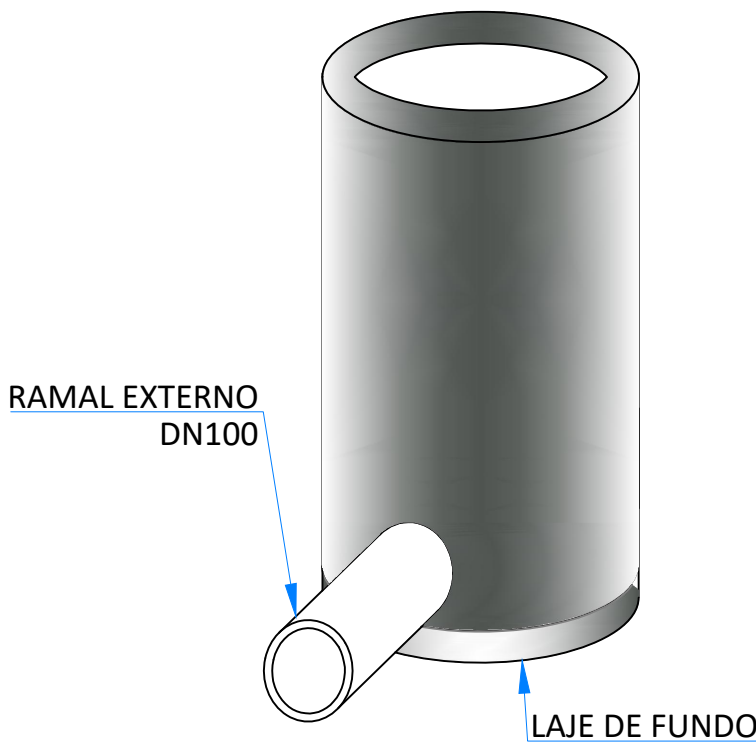

CAIXA DE LIGAÇÃO - PERSPECTIVA
ANEL DE CONCRETO DN40CM
ESCALA: 1/30

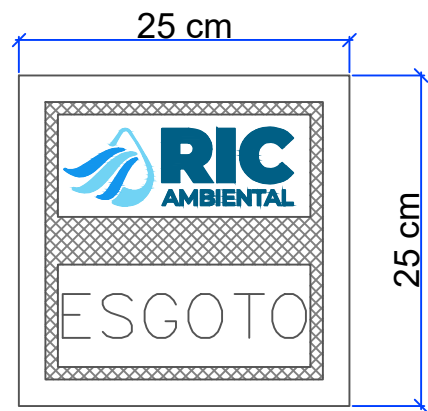

CAIXA DE LIGAÇÃO
DETALHE DA TAMPA
ESCALA: 1/30

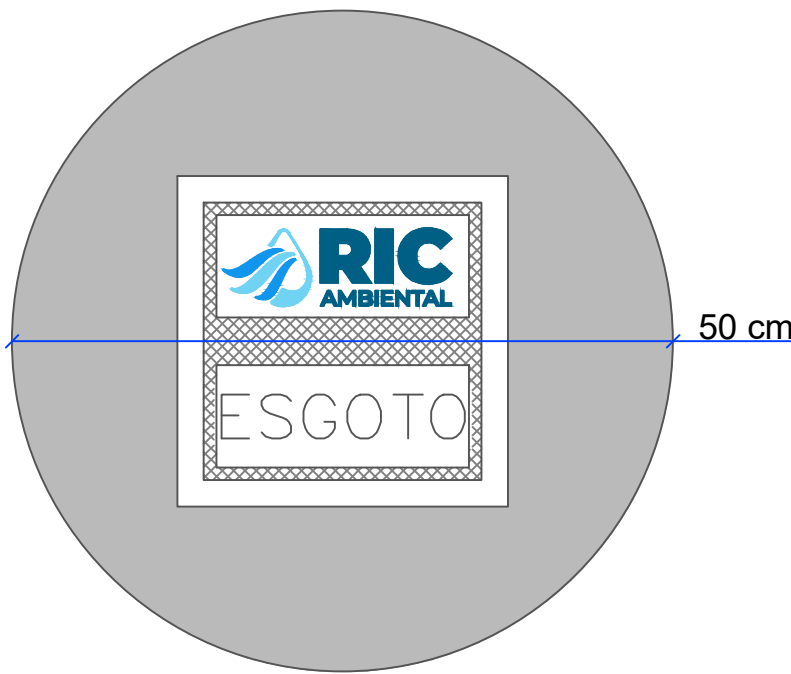

CAIXA DE LIGAÇÃO
DETALHE DA TAMPA
ESCALA: 1/30

RESPONSÁVEIS TÉCNICOS:

GERÊNCIA DE EXPANSÃO (I-GEP): NOME
DIVISÃO DE PROJETOS (I-DPJ): NOME
TÉCNICO PROJETISTA: NOME
DATA DE APROVAÇÃO:19/12/2025 REVISÃO: 00

NOME DO ARQUIVO:

ARQ-DET-PB-0105-RV00

TODOS OS PROJETOS PADRÕES DEVERÃO, QUANDO NECESSÁRIO, SER AJUSTADOS, EM TEMPO HÁBIL PARA A EXECUÇÃO DA OBRA, ATENDENDO AS ESPECIFICIDADES DE CADA PROJETO, ADEQUANDO-OS AO LOCAL DE CONSTRUÇÃO.

ASSUNTO:

PADRÃO DE CAIXA DE INSPEÇÃO PARA RAMAL DE ESGOTO (01/01)



RIC AMBIENTAL -
ÁGUA E ESGOTO DE MARÍLIA - S/A
CNPJ: 07.087.515/0001-08
(14) 3434.0220
Avenida Santo Antônio, 1.817 - Marília - SP
ricambiental.com.br

PADRONIZAÇÃO

A – GERAL

A1 – CERCAS E
DIVISÓRIAS

A1.1